





VISTA FRONTAL

Escala : 1/50

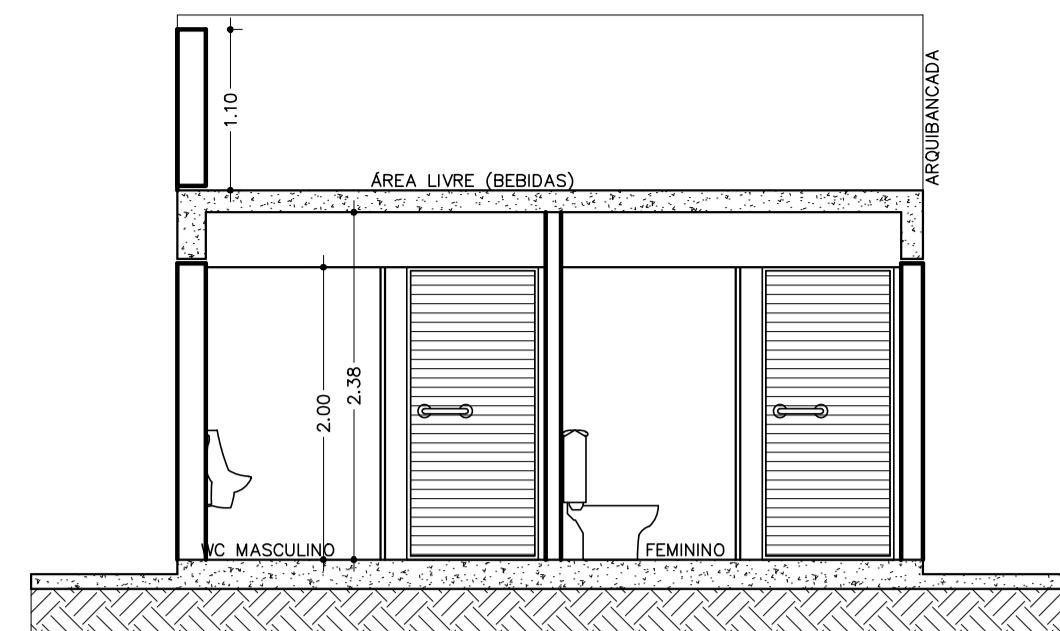


CORTE A-A

Escala : 1/50

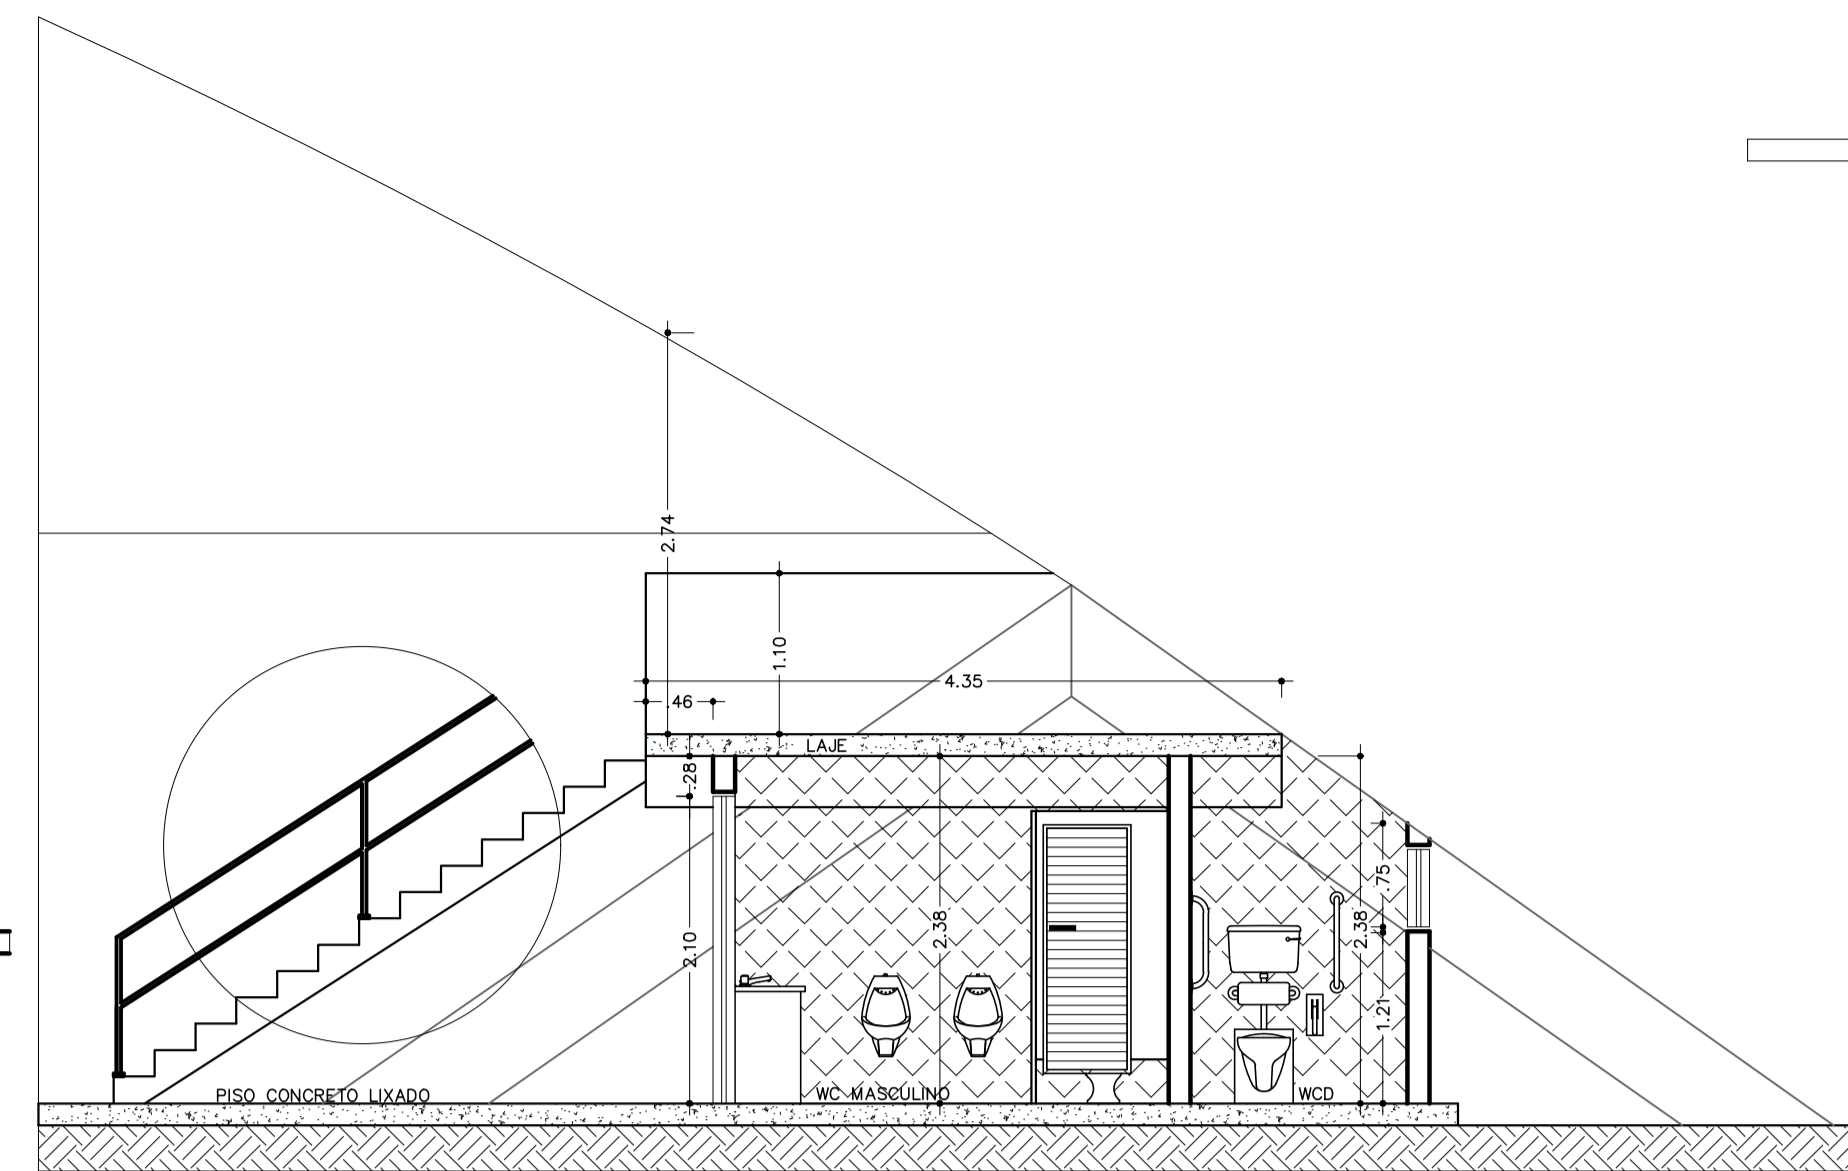


CORTE B-B

Escala : 1/50

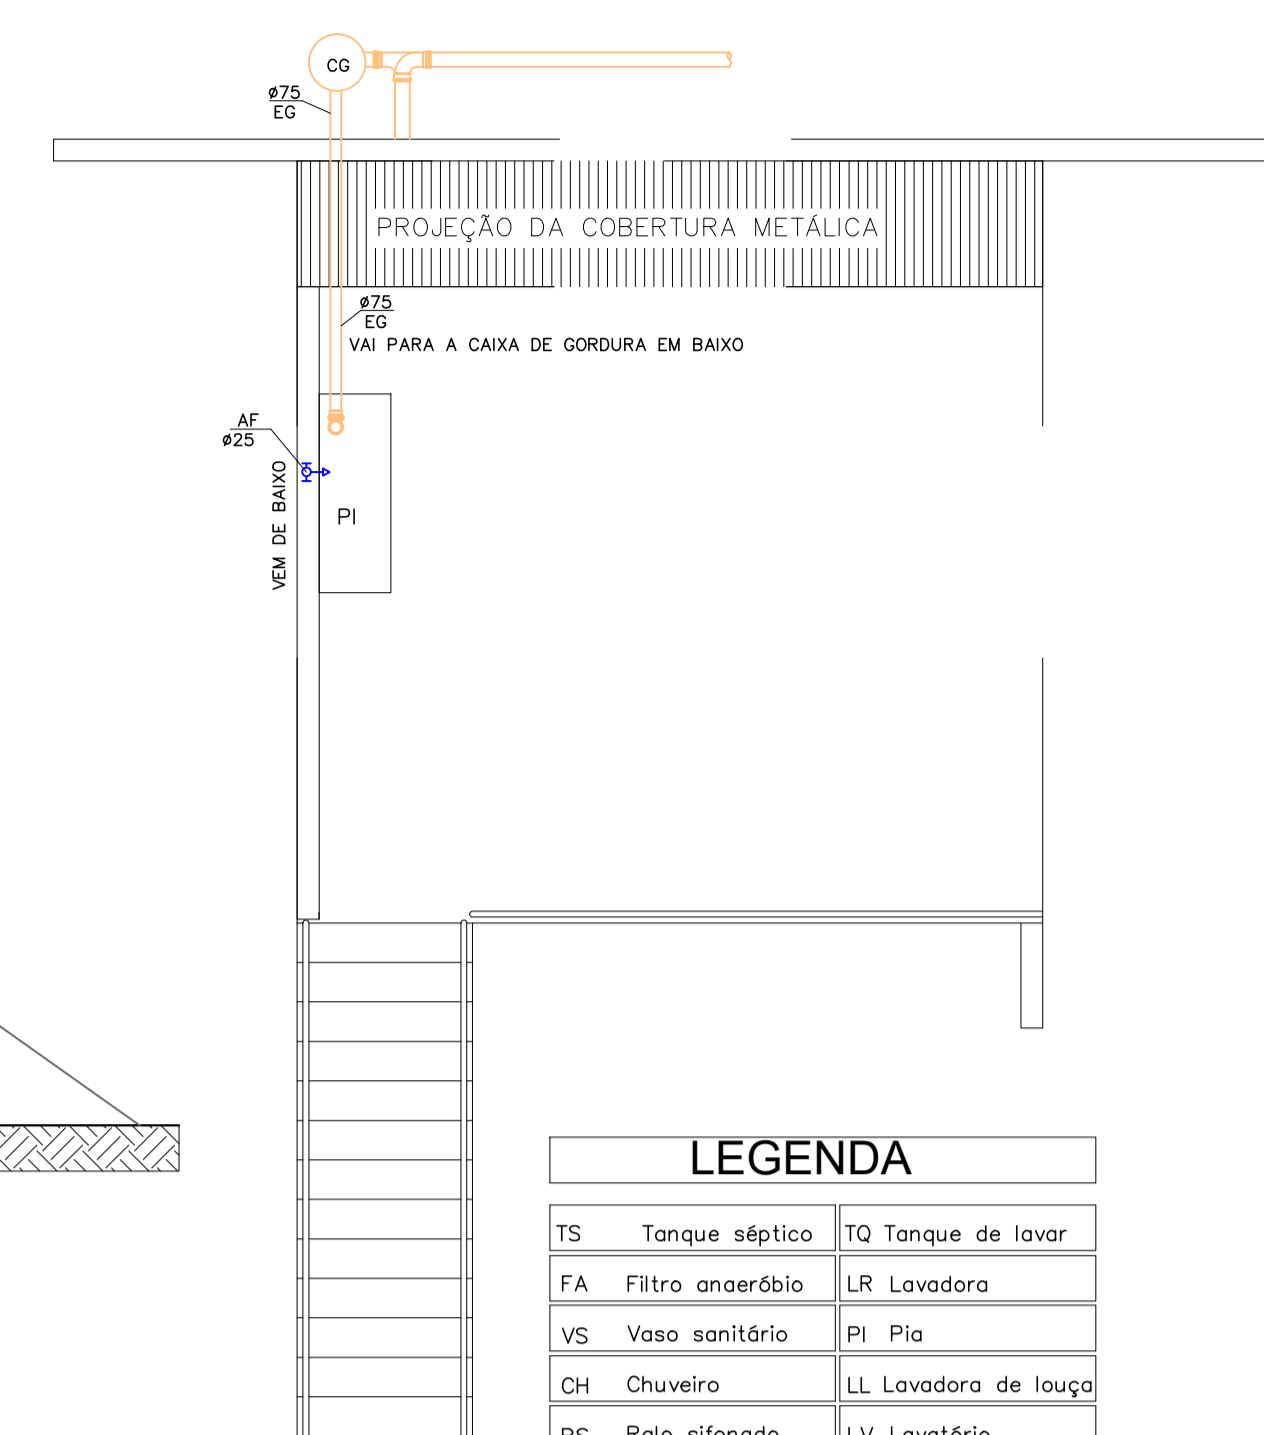




**LEGENDA**

|    |                   |    |                   |
|----|-------------------|----|-------------------|
| TS | Tanque séptico    | TQ | Tanque de lavar   |
| FA | Filtro anaeróbio  | LR | Lavadora          |
| VS | Vaso sanitário    | PI | Pia               |
| CH | Chuveiro          | LL | Lavadora de louça |
| RS | Ralo sifonado     | LV | Lavatório         |
| CI | Caixa de inspeção | CD | Caixa d'água      |

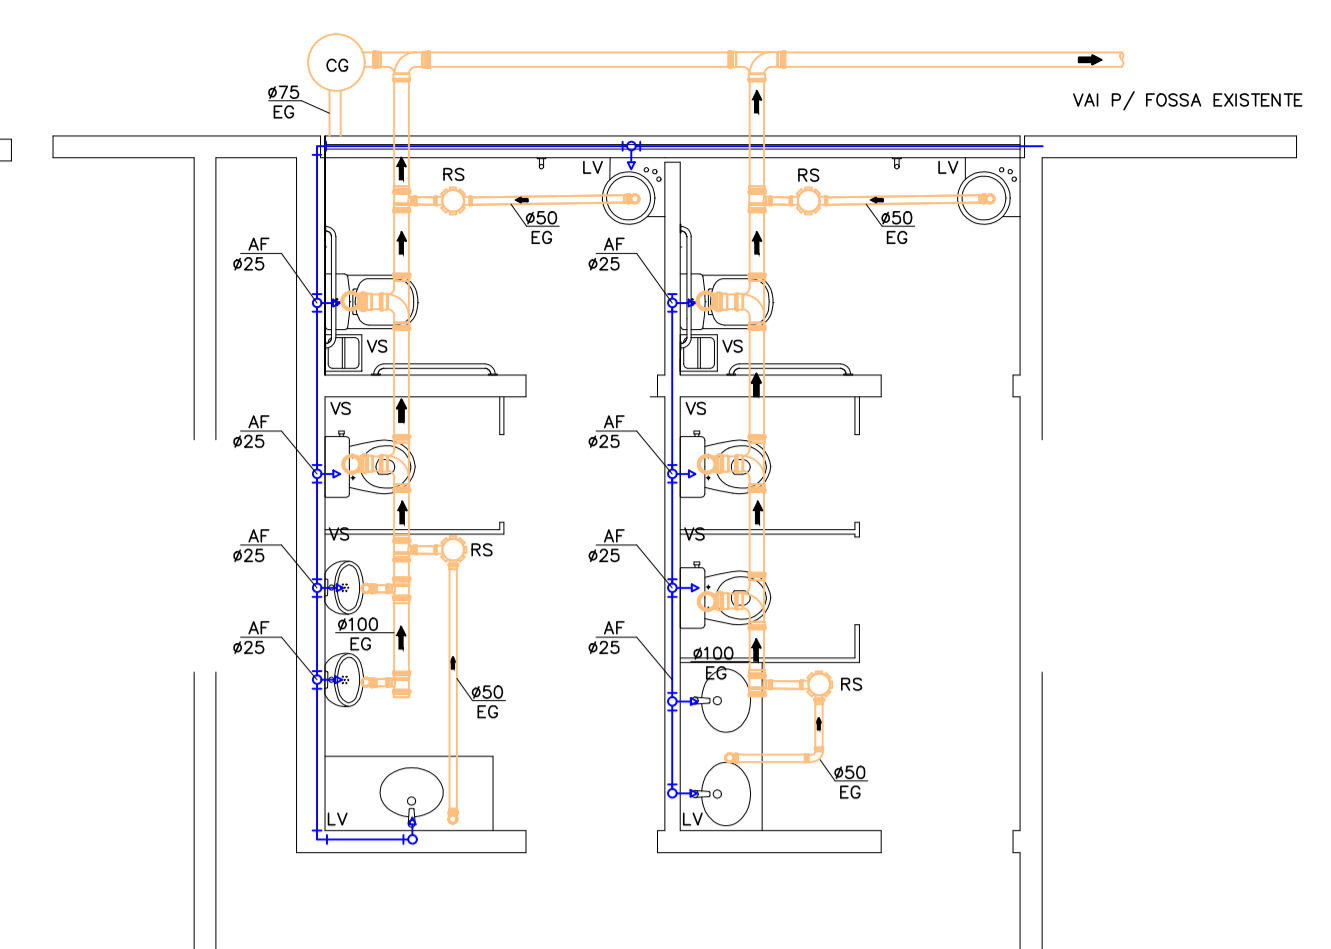

PROJETO ÁGUA TRATADA  
ESGOTO


Escala : 1/50

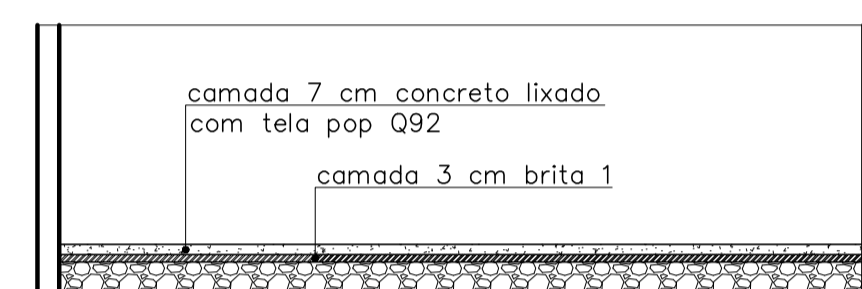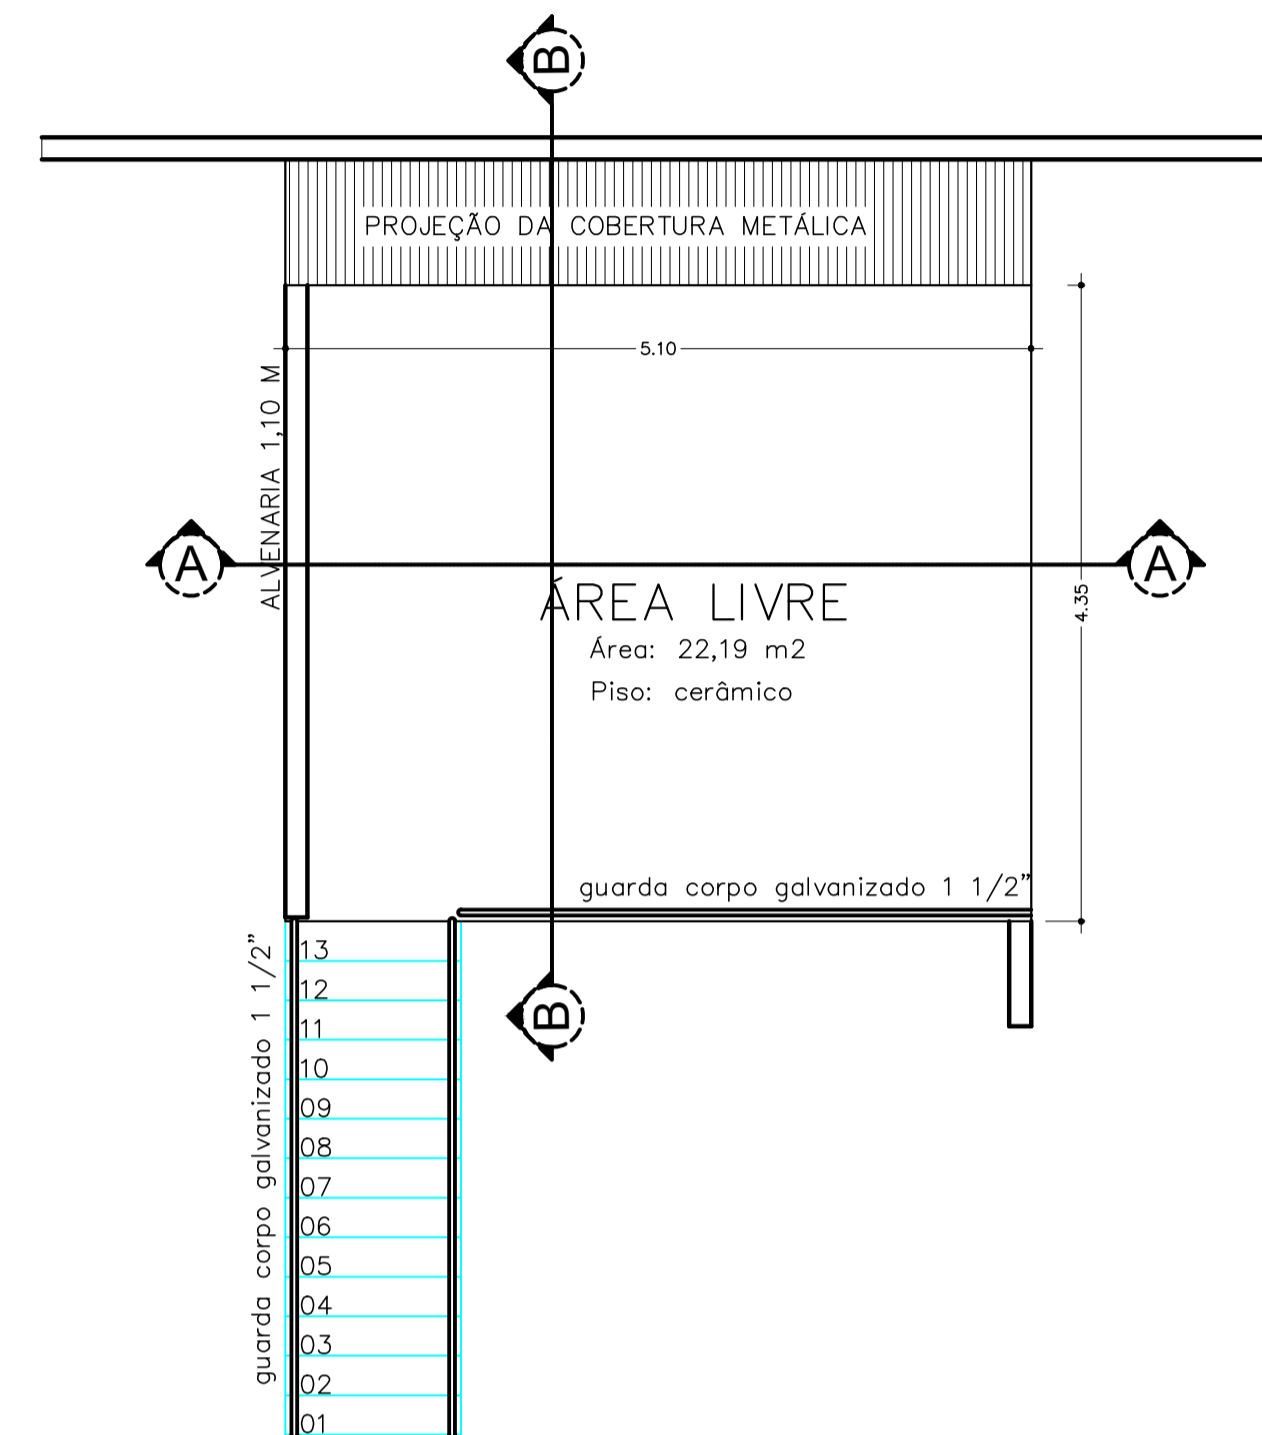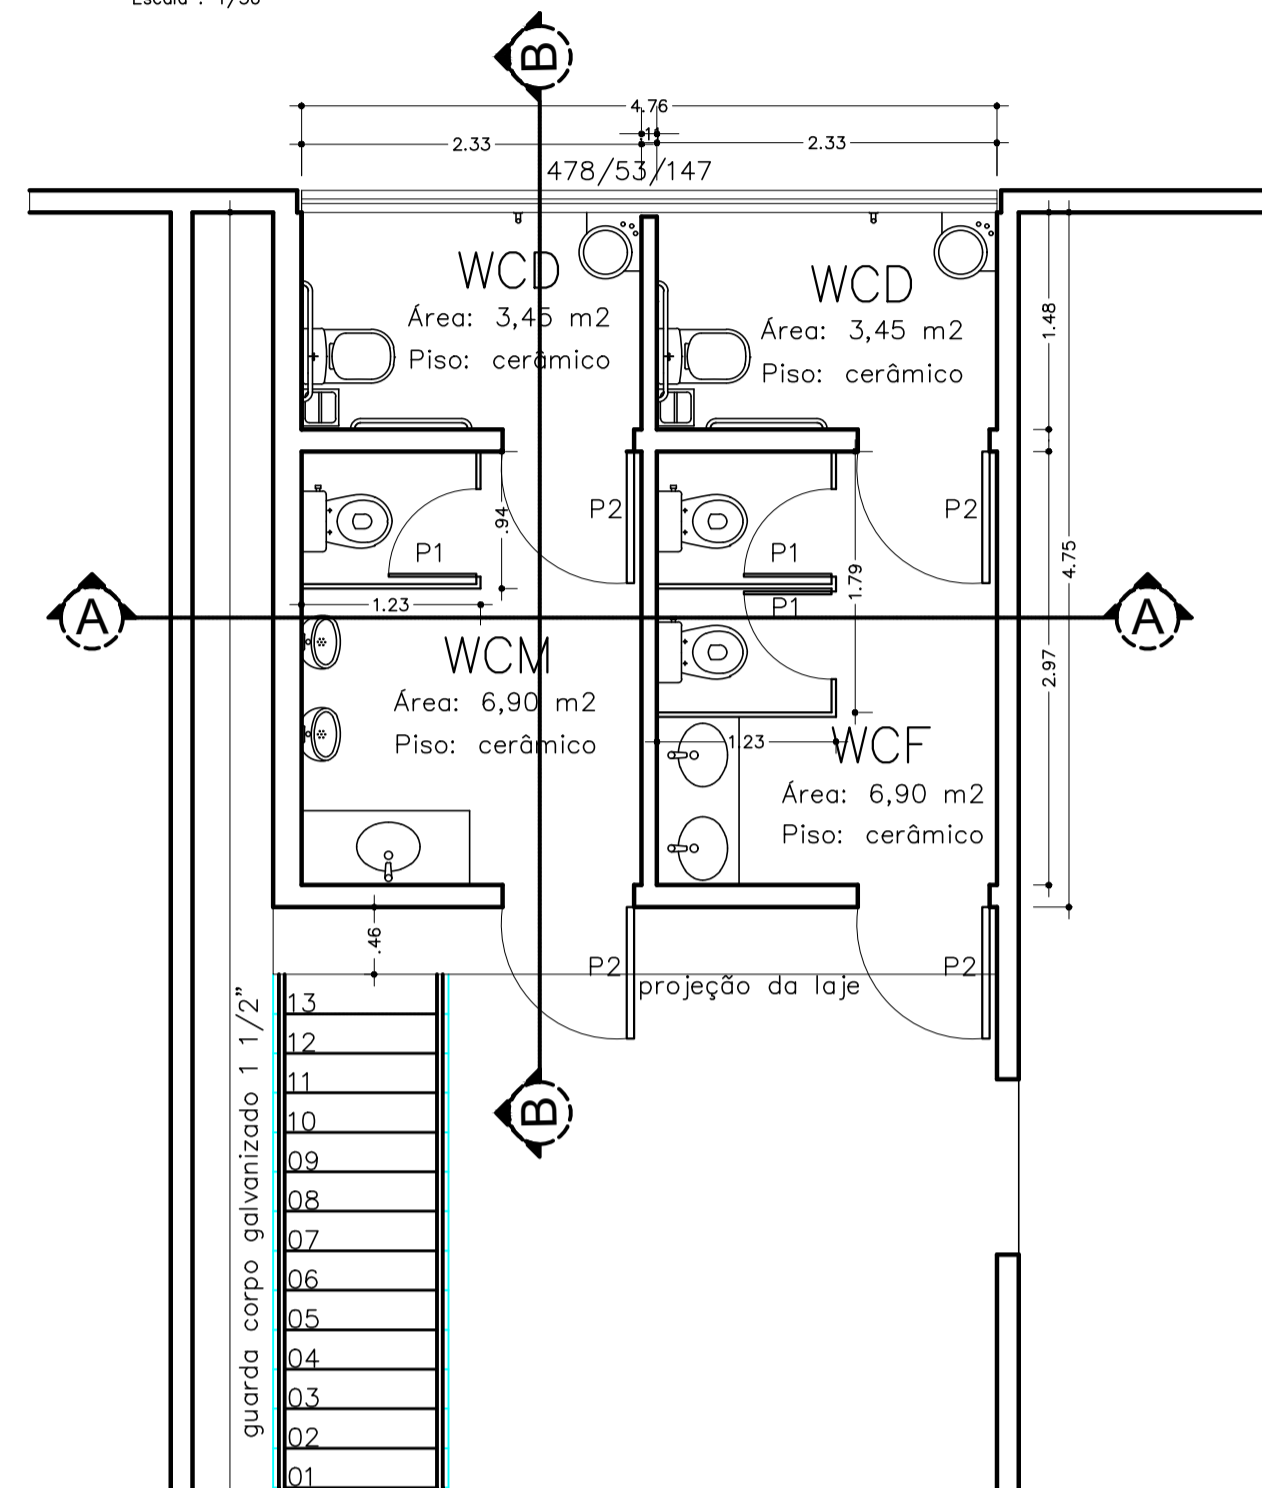

PROJETO PISO CONCRETO


Escala : 1/50

ÁREA ABERTA  
Área: 109,01 m<sup>2</sup>  
Piso: cerâmico

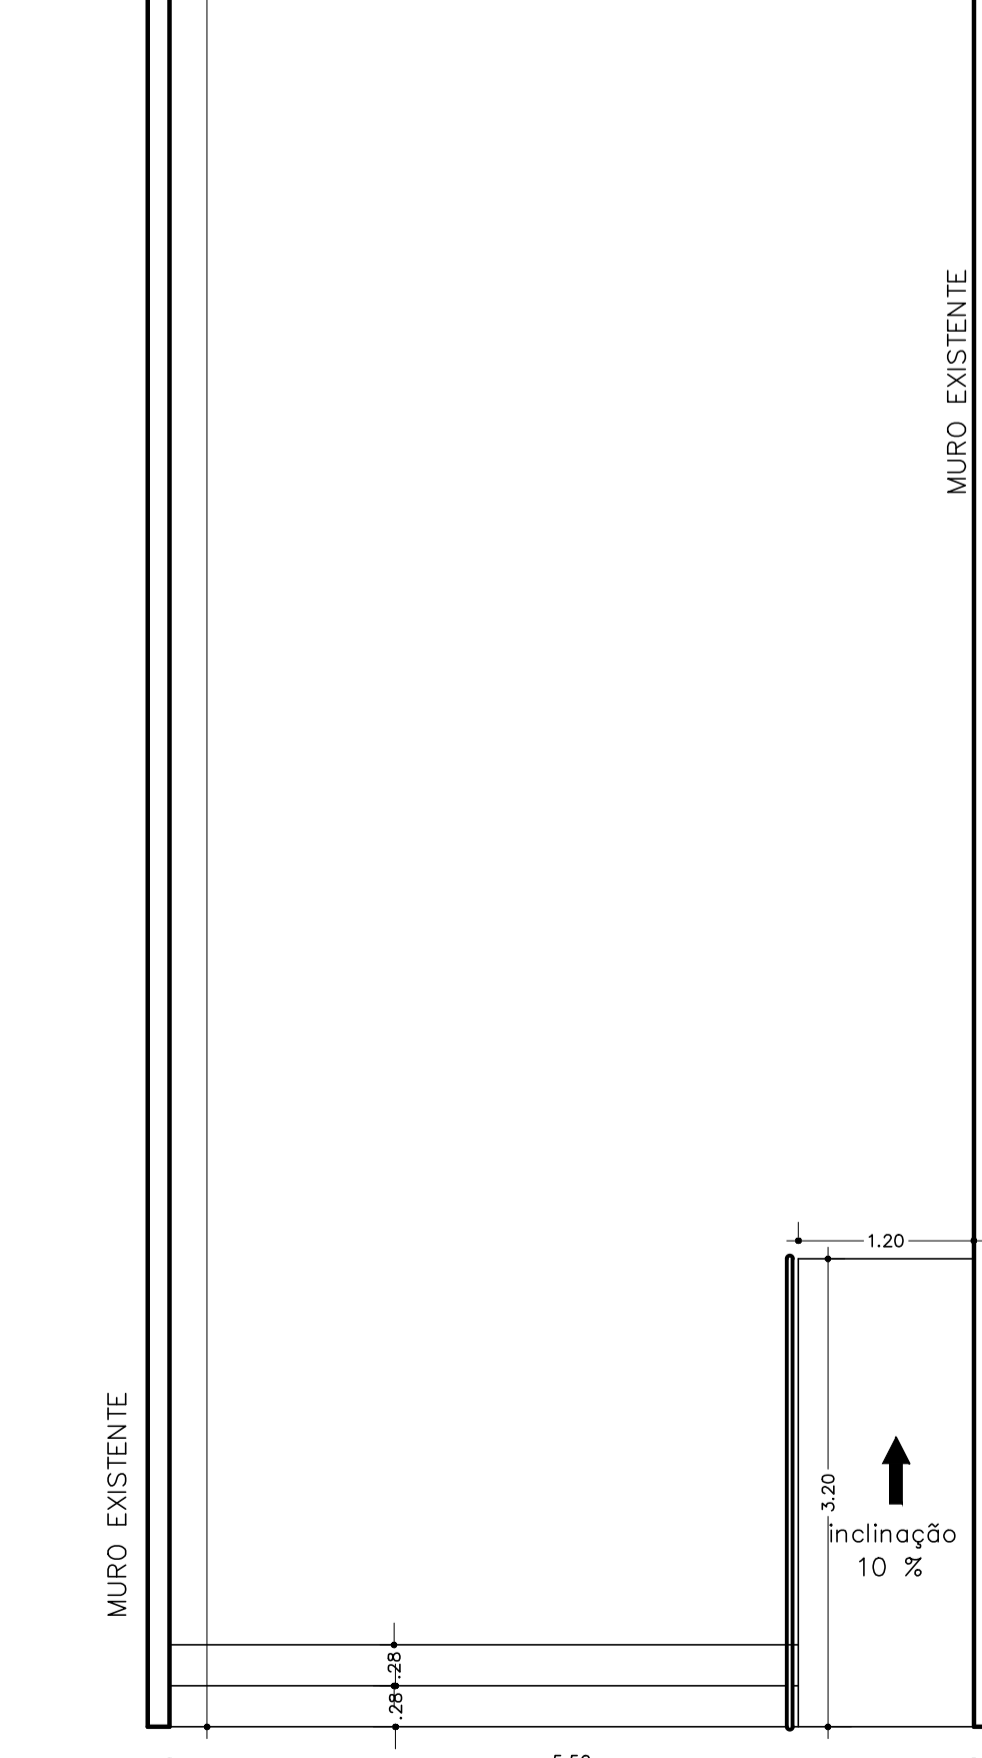


PLANTA BAIXA

Área: 513,84 m<sup>2</sup>  
Escala : 1/50

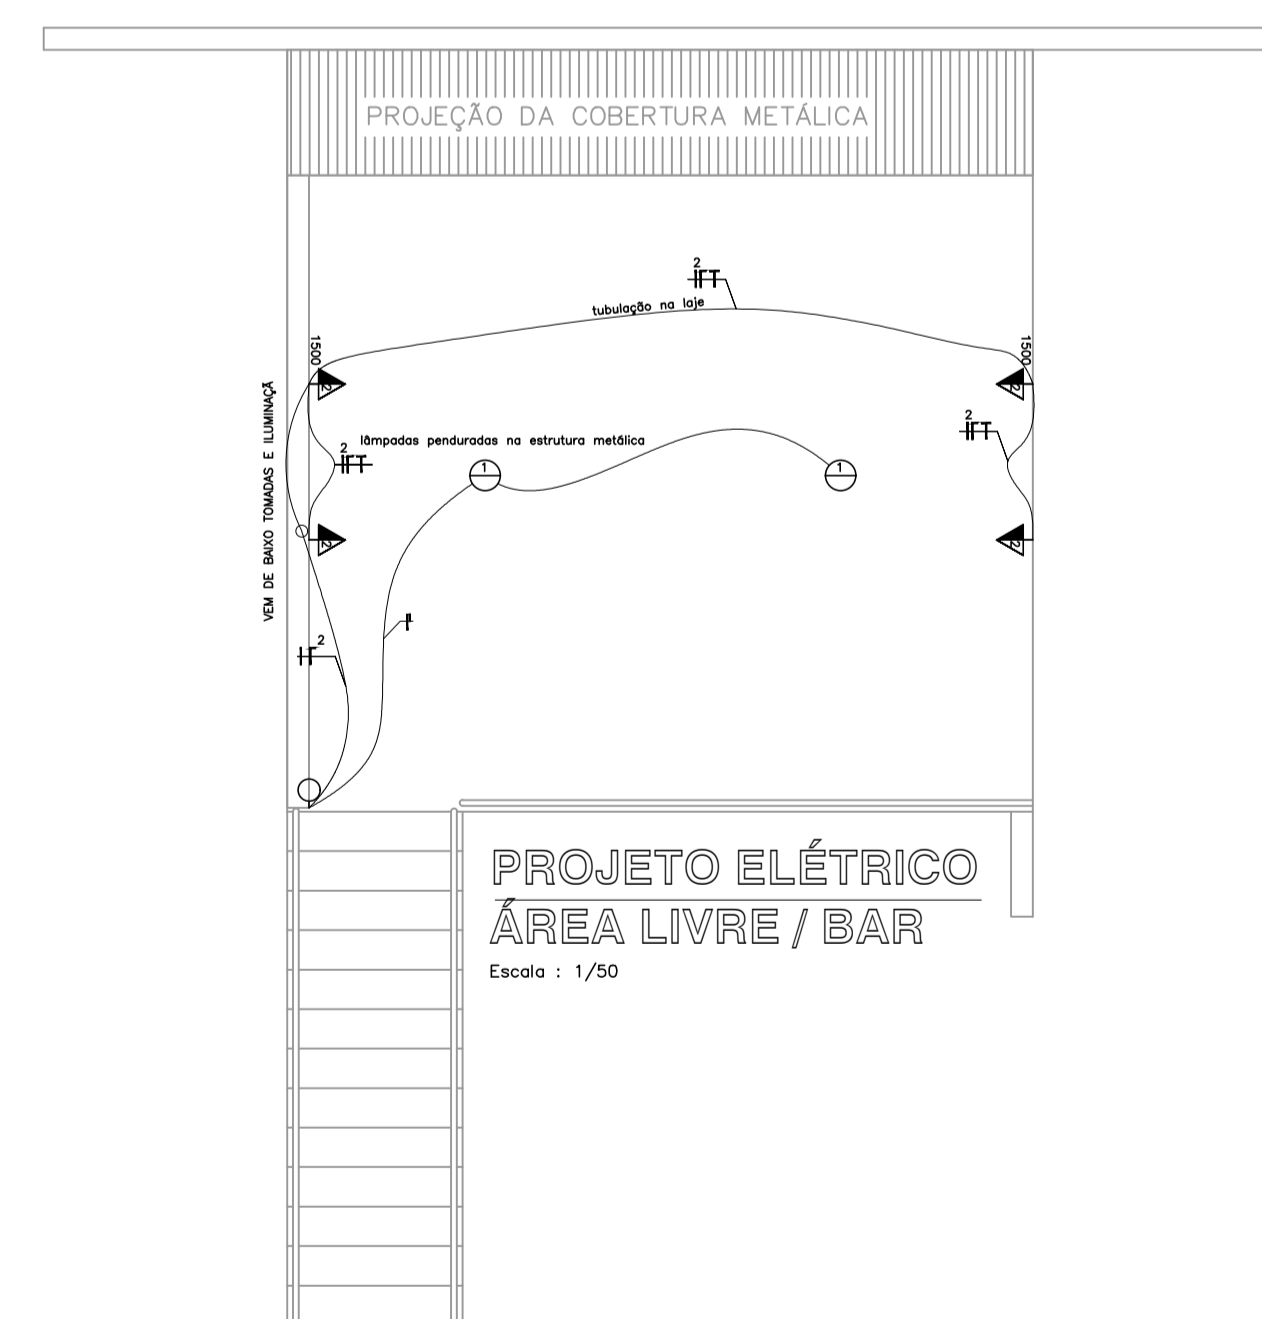


PROJETO ELÉTRICO  
ÁREA LIVRE / BAR

Escala : 1/50

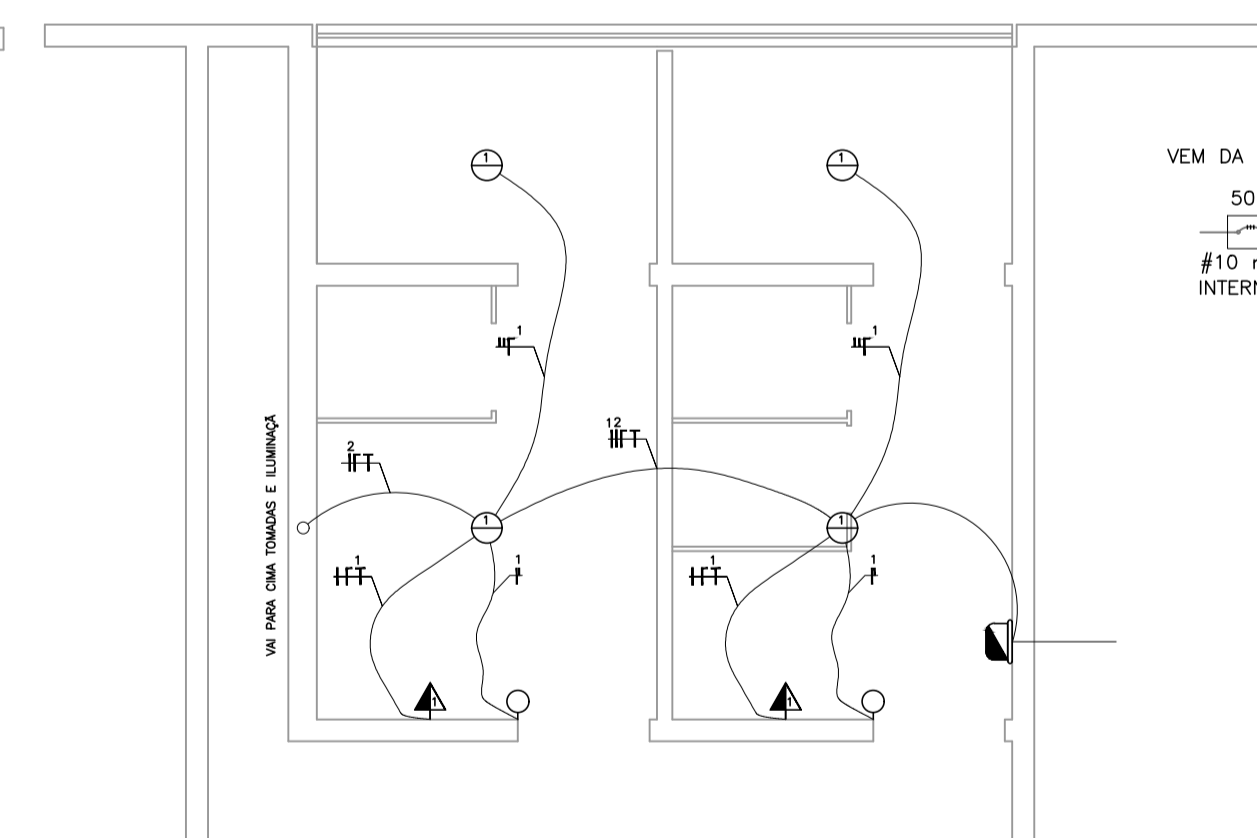

PROJETO ELÉTRICO  
BANHEIROS

Escala : 1/50

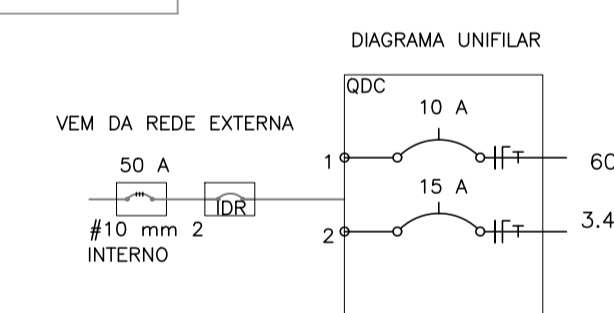

**LEGENDA**

- INTERRUPTOR 01 TELA, h= 1,2 m
- INTERRUPTOR 02 TELA, h= 1,2 m
- INTERRUPTOR 03 TELA, h= 1,2 m
- CABO PARA TV, h= 1,50 m
- TOMADA BAIXA, h= 0,25m
- TOMADA MÉDIA, h= 1,10m
- TOMADA ALTA, h= 2,10m
- INTERFONE, h= 1,30m
- INTERNET
- QUADRO DE DISTRIBUIÇÃO
- ARMADILHA h=1,50m
- ELIMINAÇÃO P/ CURTISSOS (BOLSA DE CERAÇA)
- TOMADA BAIXA, USO ESPECIAL, h= 0,25m
- TOMADA MÉDIA, USO ESPECIAL, h= 1,10m
- TOMADA ALTA, USO ESPECIAL, h= 2,10m

|  |   |  |
|--|---|--|
|  | <b>PREFEITURA MUNICIPAL DE WITMARSUM</b><br>DEPARTAMENTO DE PLANEJAMENTO URBANO<br>Rua São de Setembro, 1501, Bairro Centro - Cep: 89.157-000<br>Telefone: (47) 3358-1300<br>CNPJ: 83.102.442/0001-76 | Autor:<br>CARLOS JOSÉ VARELA<br>ENGENHEIRO CIVIL<br>CREA-SC: 051.719-0 |
|  | Objeto:<br><b>EXECUÇÃO DE BANHEIROS GINÁSIO MUNICIPAL</b>   | Projeto:<br><b>ARQUITETÔNICO</b>                                       |
| Endereço:<br><b>RUA 25 DE JULHO/CENTRO/WITMARSUM</b>   | Estado:<br>INDICADAS  | Planilha:<br><b>ARQ-01</b>   |
| Conteúdo:<br><b>PLANTA BAIXA, VISTAS, CORTES E DETALHES<br/>PROJETO HIDROSSANITÁRIO / PROJETO ELÉTRICO</b> | Número Planilha:<br>ÚNICA   | Data:<br>MAIO/2023   |